


线路杆位坐标


(2000 国家大地坐标系, 中央子午线117)

杆塔编号	X坐标	Y坐标	杆塔编号	X坐标	Y坐标
601	3398838.577	550701.102	632	3396166.276	549730.171
602	3398771.309	550749.364	633	3396097.582	549661.328
603	3398691.282	550651.979	634	3396027.48	549529.845
604	3398606.762	550547.243	635	3395959.961	549403.0469
605	3398531.51	550453.959	636	3395930.352	549340.1658
606	3398463.116	550363.788	637	3395886.664	549226.826
607	3398371.223	550309.055	638	3395829.913	549120.747
608	3398262.459	550487.216	639	3395771.758	549010.095
609	3398147.694	550580.242	640	3395714.159	548900.502
610	3398046.699	550659.596	641	3395646.358	548778.182
611	3397949.28	550719.075	642	3395576.838	548645.26
612	3397852.226	550800.989	643	3395539.914	548572.723
613	3397768.928	550871.311	644	3395480.856	548459.764
614	3397645.144	550975.798	645	3395424.5880	548341.1536
615	3397546.55	551059.022	646	3395266.009	547913.774
616	3397449.497	551140.946	647	3395233.399	547815.181
617	3397354.751	551220.922	648	3395193.9533	547695.4371
618	3397239.826	551317.93	649	3395131.194	547492.688
619	3397162.035	551227.873	650	3395091.9377	547350.165
620	3397063.312	551113.599	651	3394973.3159	547352.4148
621	3396984.211	551022.01	652	3394950.7659	546849.6025
622	3396909.714	550935.766	653	3394918.867	546735.565
623	3396820.142	550832.071	654	3394939.526	546646.459
624	3396743.646	550743.513	655	3395116.9590	546608.9899
625	3396665.523	550653.071	656	3395251.953	546567.544
626	3396589.607	550594.709	657	3395377.139	546529.317
627	3396518.896	550447.177	658	3395505.052	546487.811
628	3396453.274	550328.46	659	3395628.9284	546427.5615
629	3396379.878	550190.805	660	3395718.6755	546423.7041
630	3396310.245	550060.198	661	3395751.6958	546427.6880
631	3396237.803	549924.325			


图：1

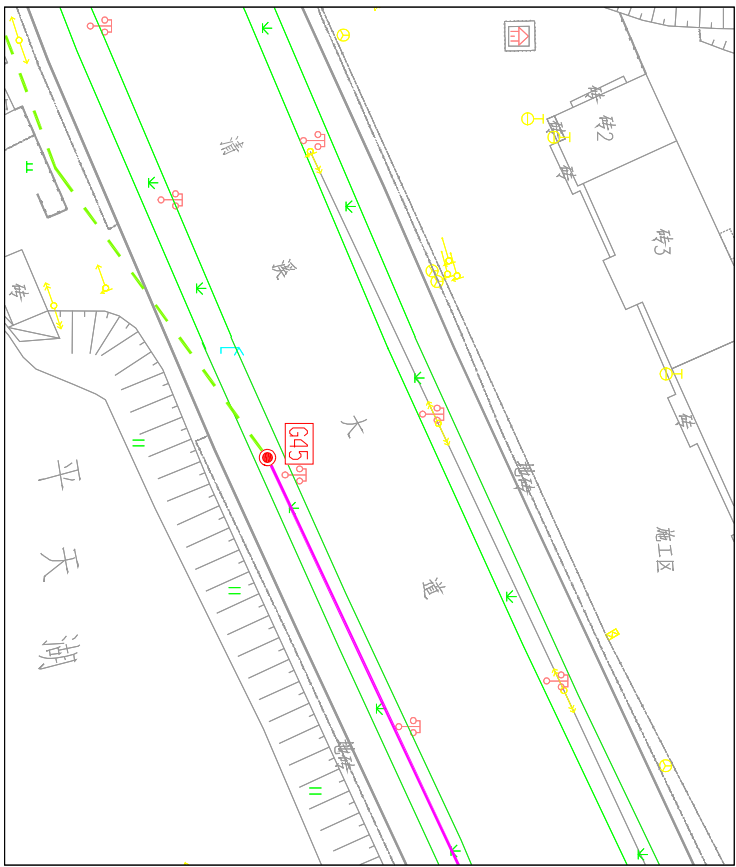


图：2

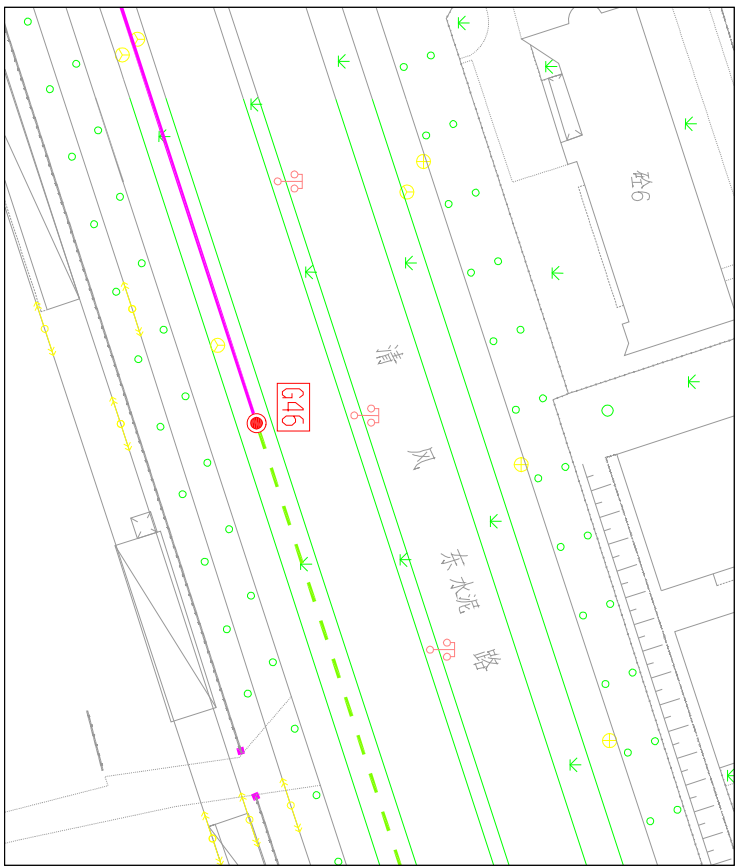




图：3

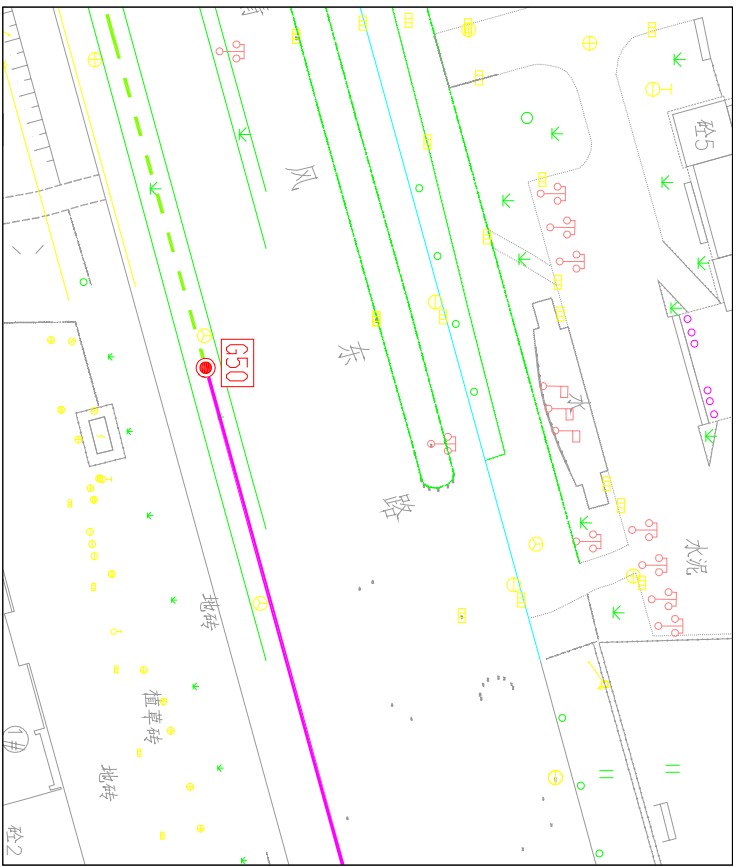

图：4

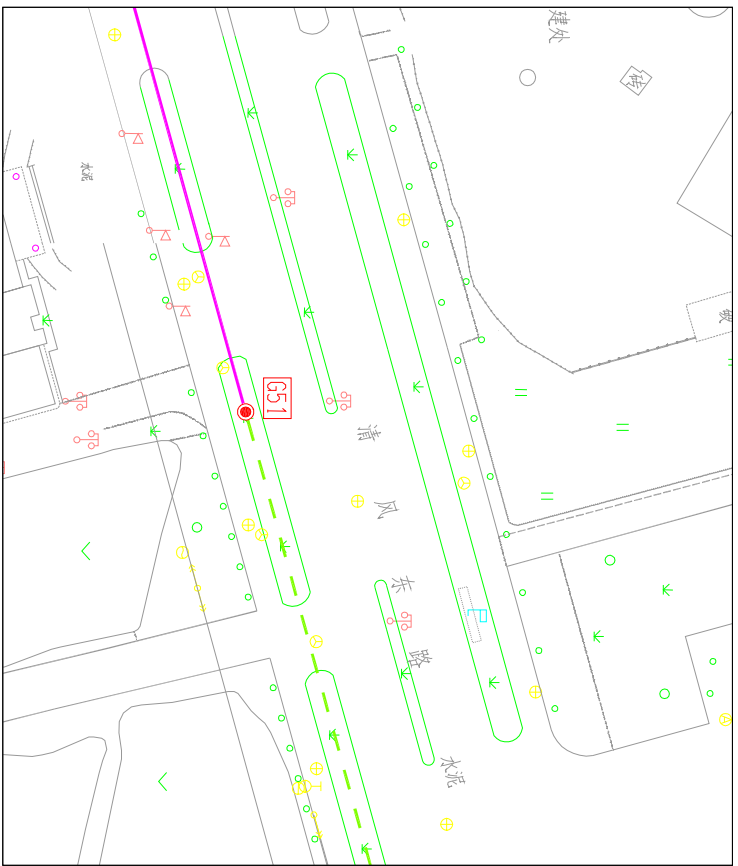

图：5

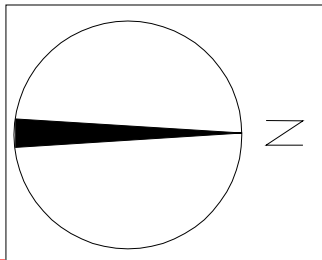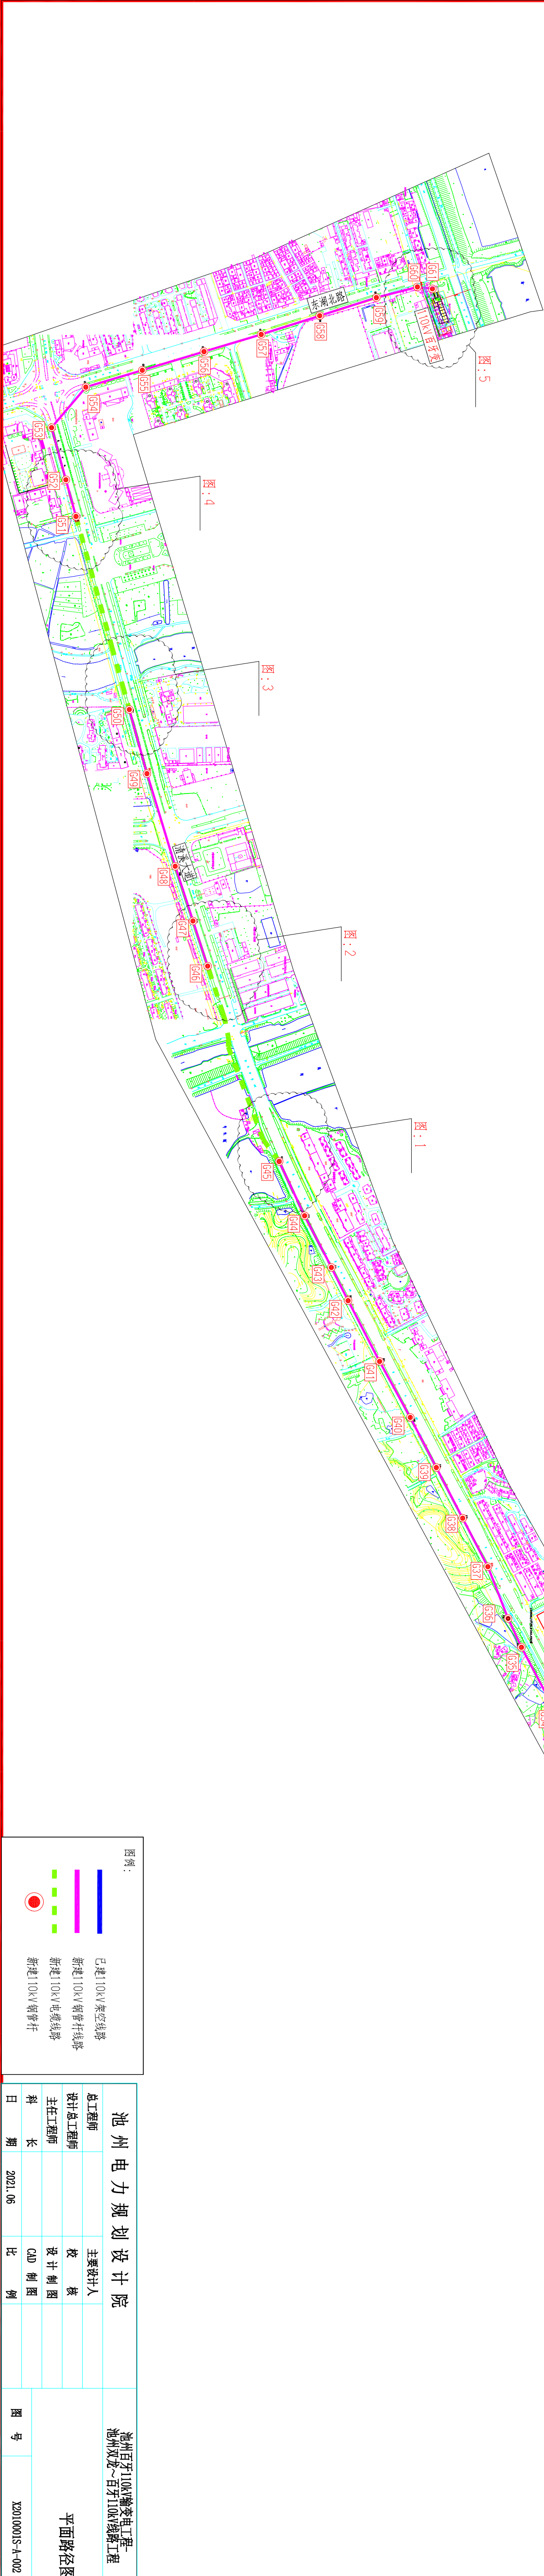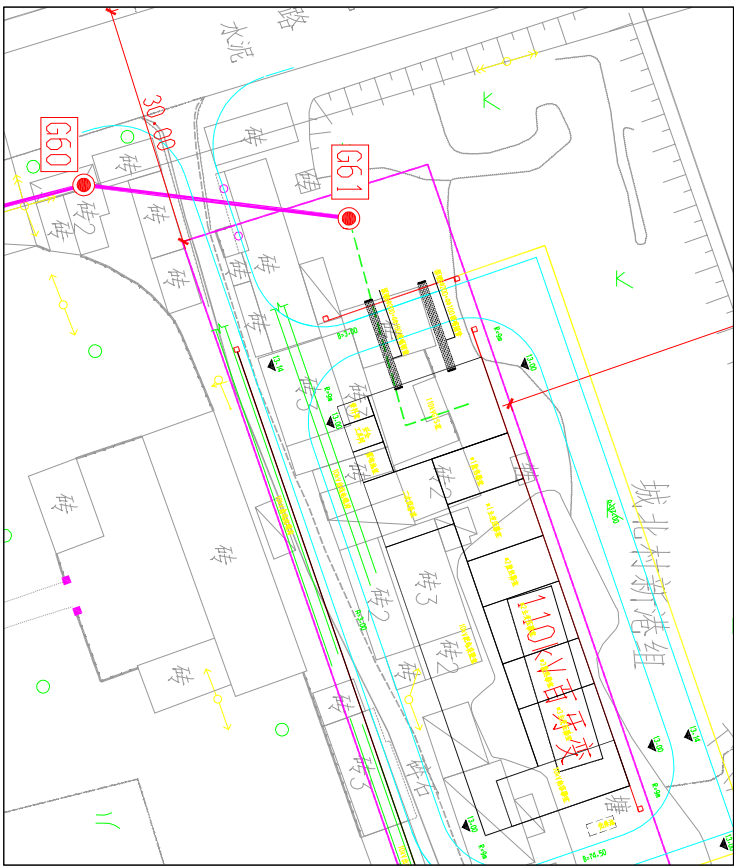

图例：

- 已建 10kV 架空线路
- 新建 10kV 架空线路
- 新建 10kV 电缆线路
- 新建 10kV 电缆杆塔

池州电力规划设计院				池州百千万配电网工程		施工图
总工程师	主要设计人	校核	设计	池州百千万配电网工程	施工图	设计
设计总工程师	设计	校核	设计	池州百千万配电网工程	施工图	设计
主任工程师	设计	校核	设计	池州百千万配电网工程	施工图	设计
科长	设计	校核	设计	池州百千万配电网工程	施工图	设计
日期	2021.06	比例		图号	XZ0100015-A-002	图例
						2